




Ministero per i Beni e le Attività Culturali
Polo Museale del Molise - Campobasso




Patto per lo sviluppo della Regione Molise - Fondo Sviluppo e Coesione 2014-2020 Delibera del CIPE 10 agosto 2016, n. 26. Area tematica "Turismo, Cultura e Valorizzazione Risorse Naturali" - Linea d'intervento "Programma integrato per lo sviluppo e la promozione del turismo" Deliberazione della Giunta Regionale n. 172 del 25 febbraio 2018

Comune di ISERNIA - Provincia di ISERNIA

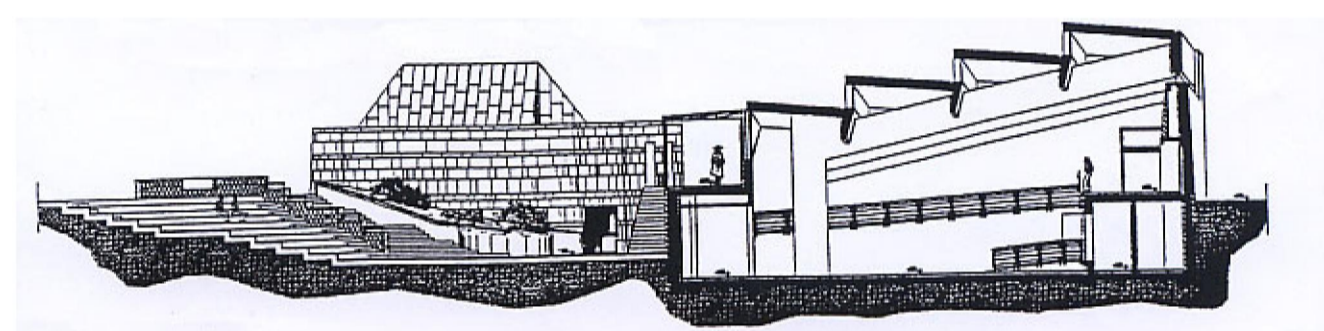

PROGETTO N. PM/03/2018

Interventi di Valorizzazione, allestimento didattico, ricerca scientifica, sistemazione depositi, promozione e comunicazione del Museo Nazionale del Paleolitico

 Importo € 550.000,00 (Euro cinquecentocinquantamila/00)

Polo Museale del Molise
CAMPOBASSO

Stato di Progetto

Pianta piano seminterrato - Imp. Illuminazione Scala 1 : 200

Coll. alla Progettazione	F.T.	Ennio NOTARDONATO
Elab. grafici	F.T.	Vittorio CORBO
Il Progettista	Arch.	Pierangelo IZZO
Il Resp. U. Procedimento	Arch.	Pierangelo IZZO



IGUZZINI ART. Q744-PALCO PROFILATORE
Proiettore led 21W
Ottica SAGOMATORE 3000°K CRI 90
Completo di dimmer a bordo




IGUZZINI ART. P207.701-PALCO
Proiettore led 26W
Ottica 12° 3000°K CRI 90
Completo di dimmer a bordo



IGUZZINI ART. P209.701-PALCO
Proiettore led 26W
Ottica 38° 3000°K CRI 90
Completo di dimmer a bordo



IGUZZINI ART. MP76.701-LE PERROQUET
Proiettore led a sospensione 29W
Ottica 14° 3000°K CRI 90
Completo di dimmer a bordo

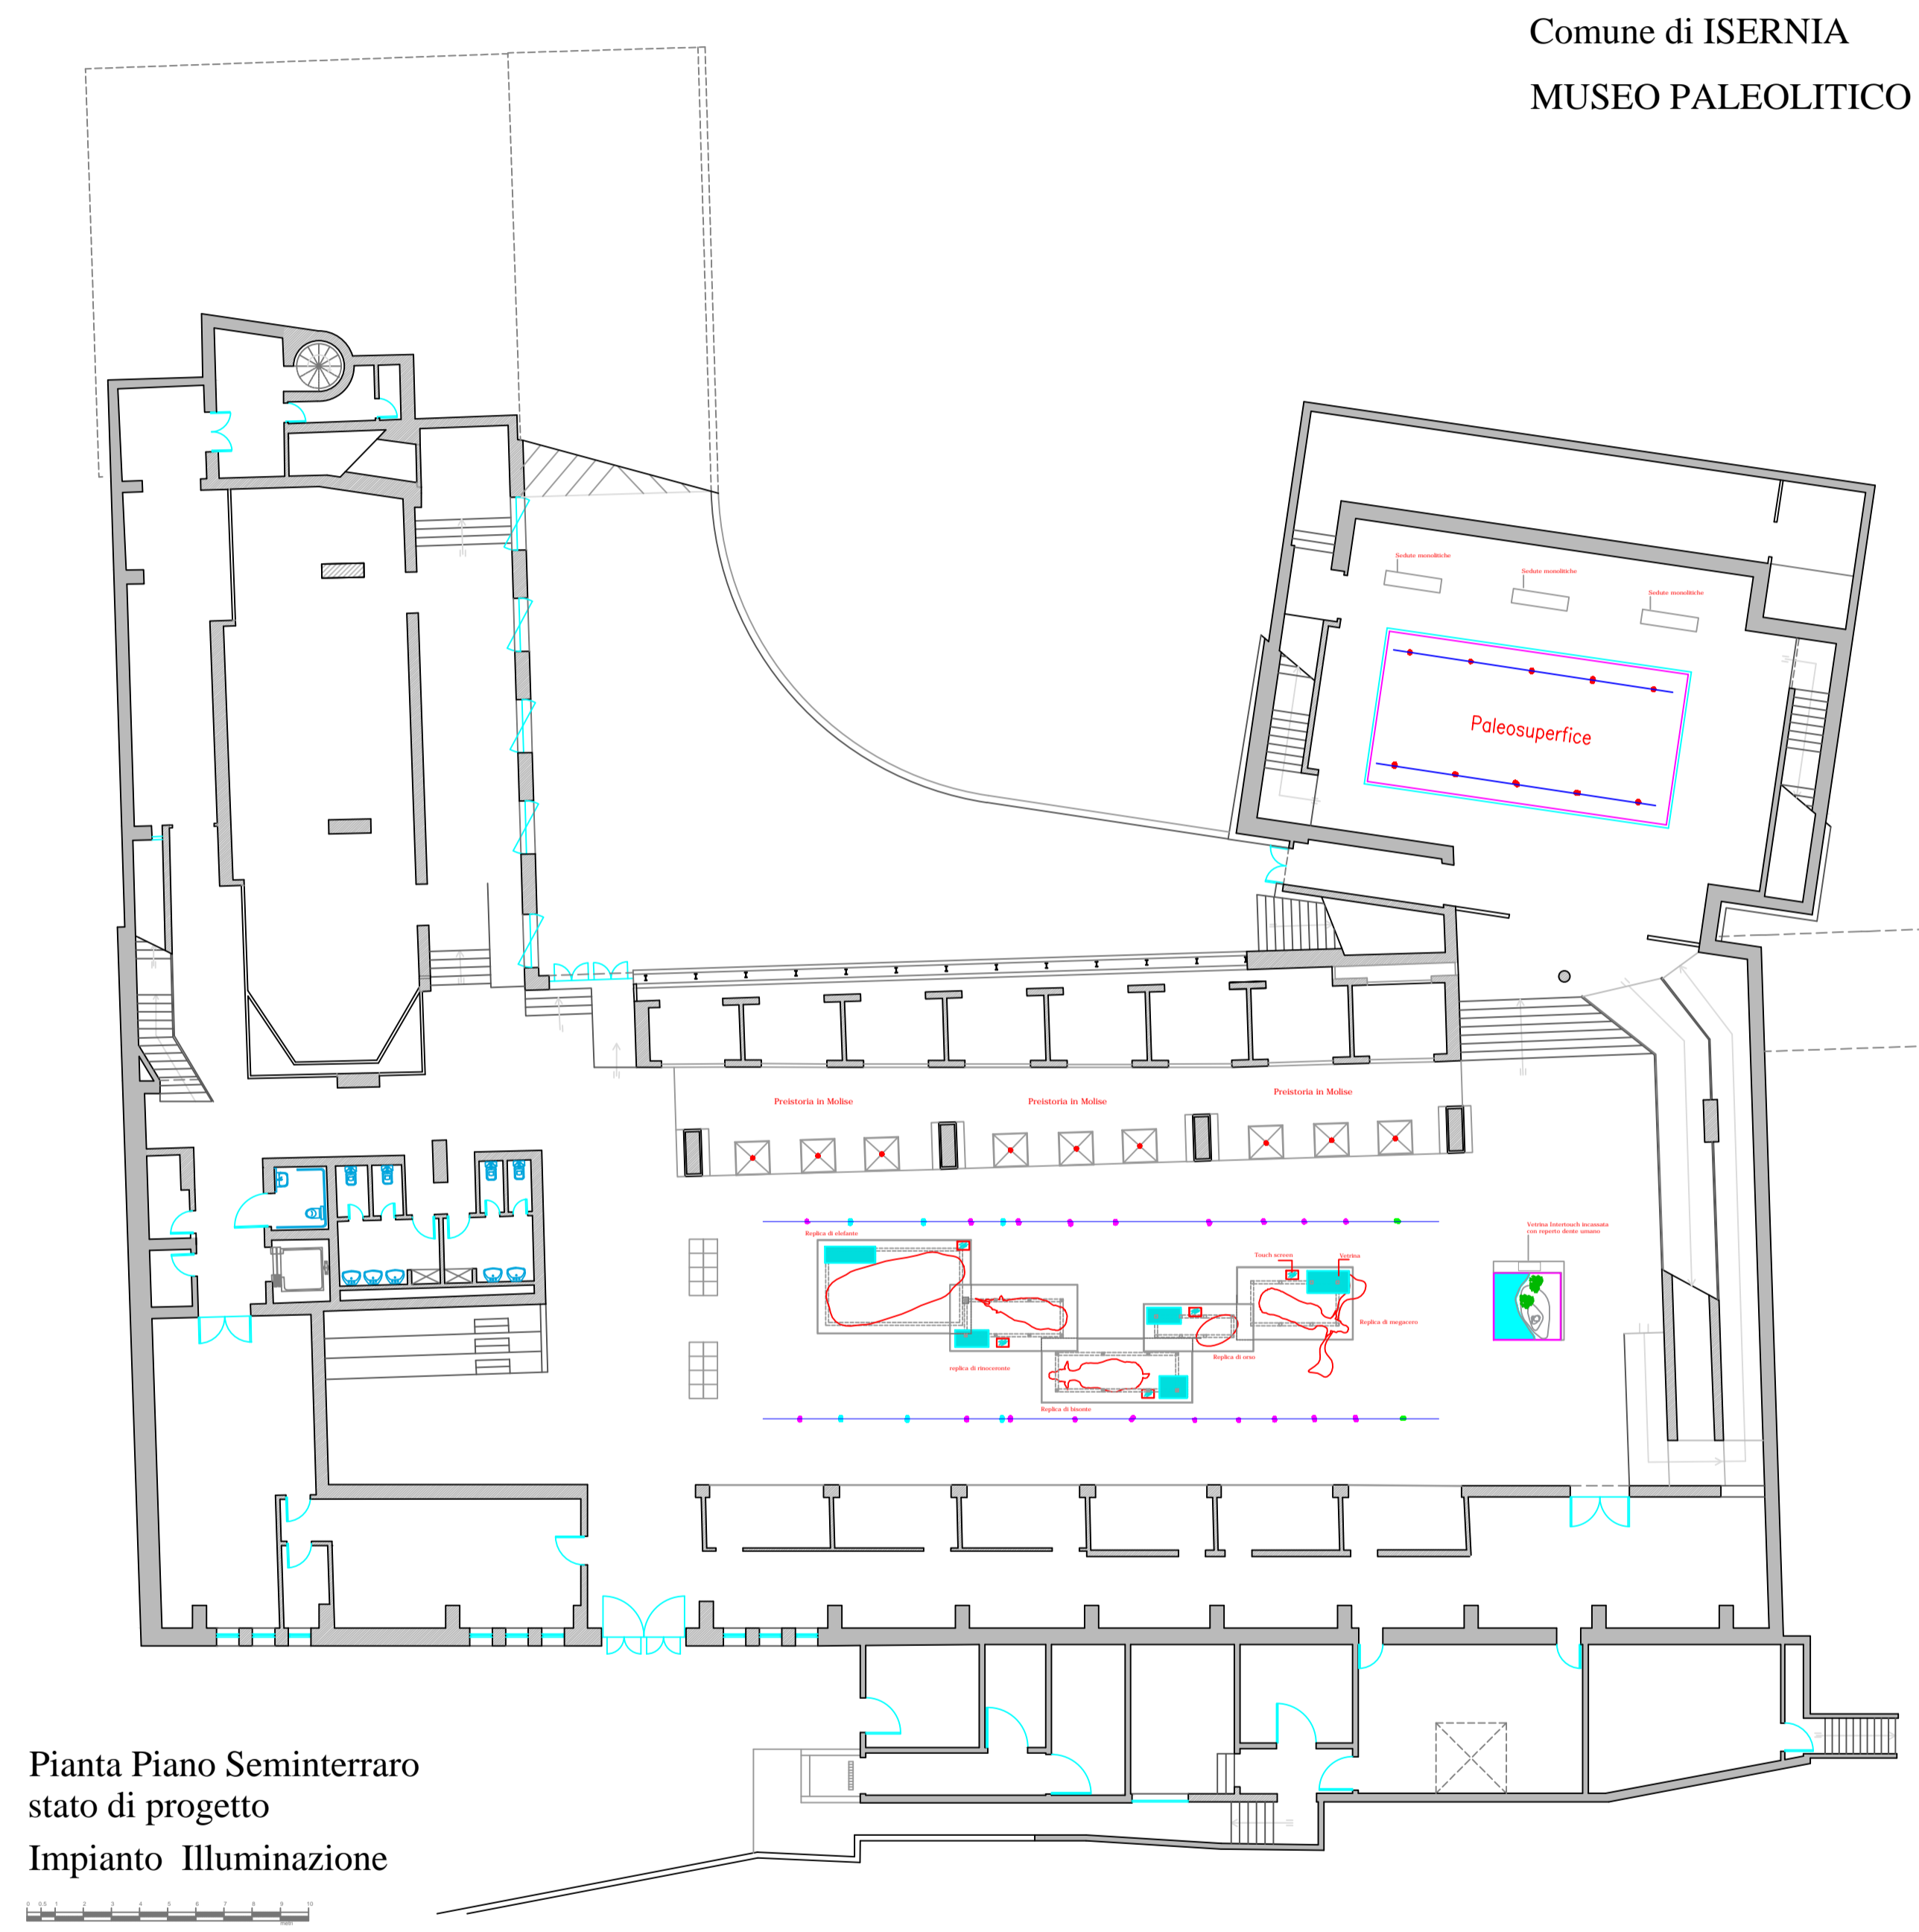

Pianta Piano Seminterrato
stato di progetto
Impianto Illuminazione